
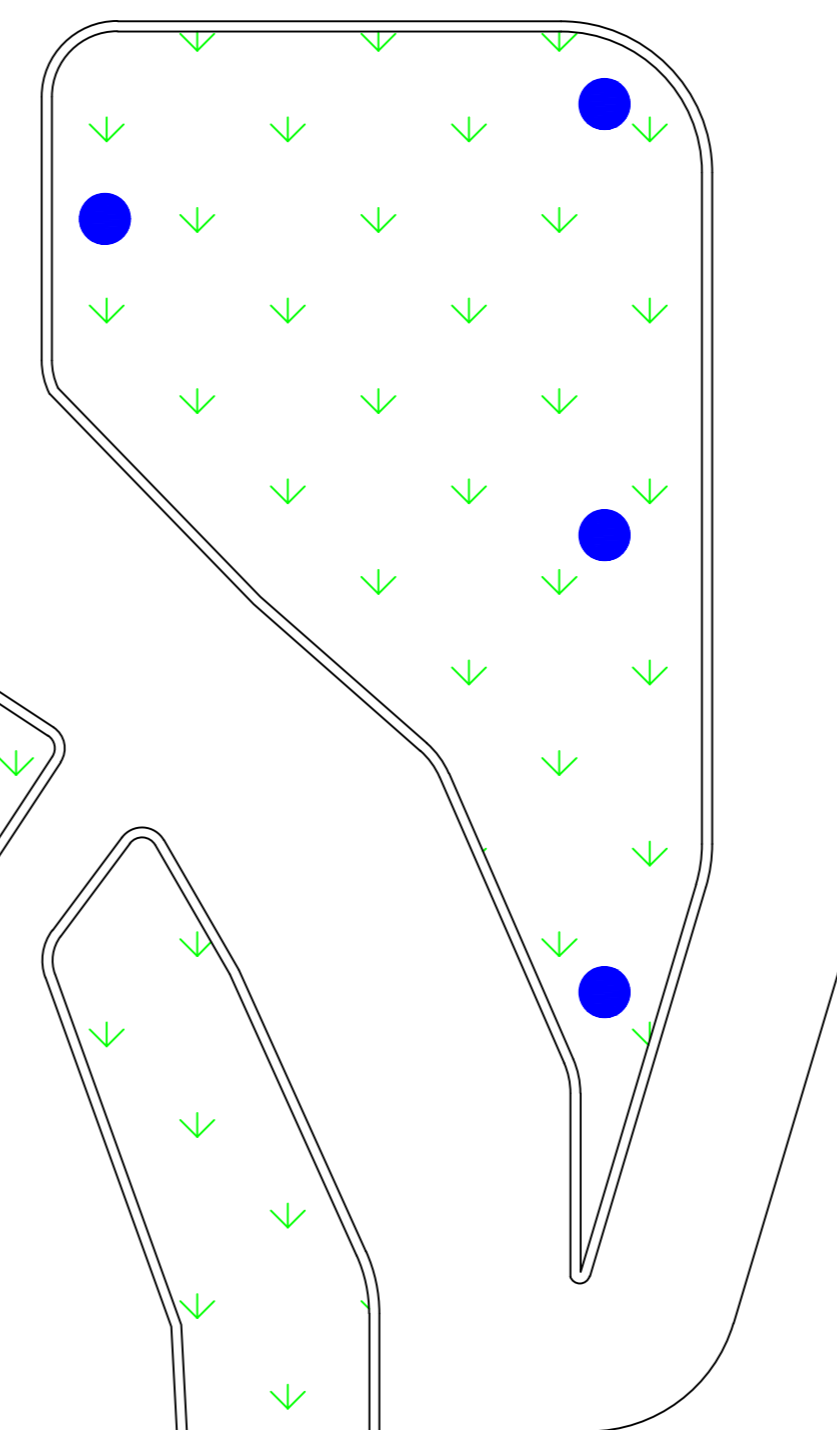
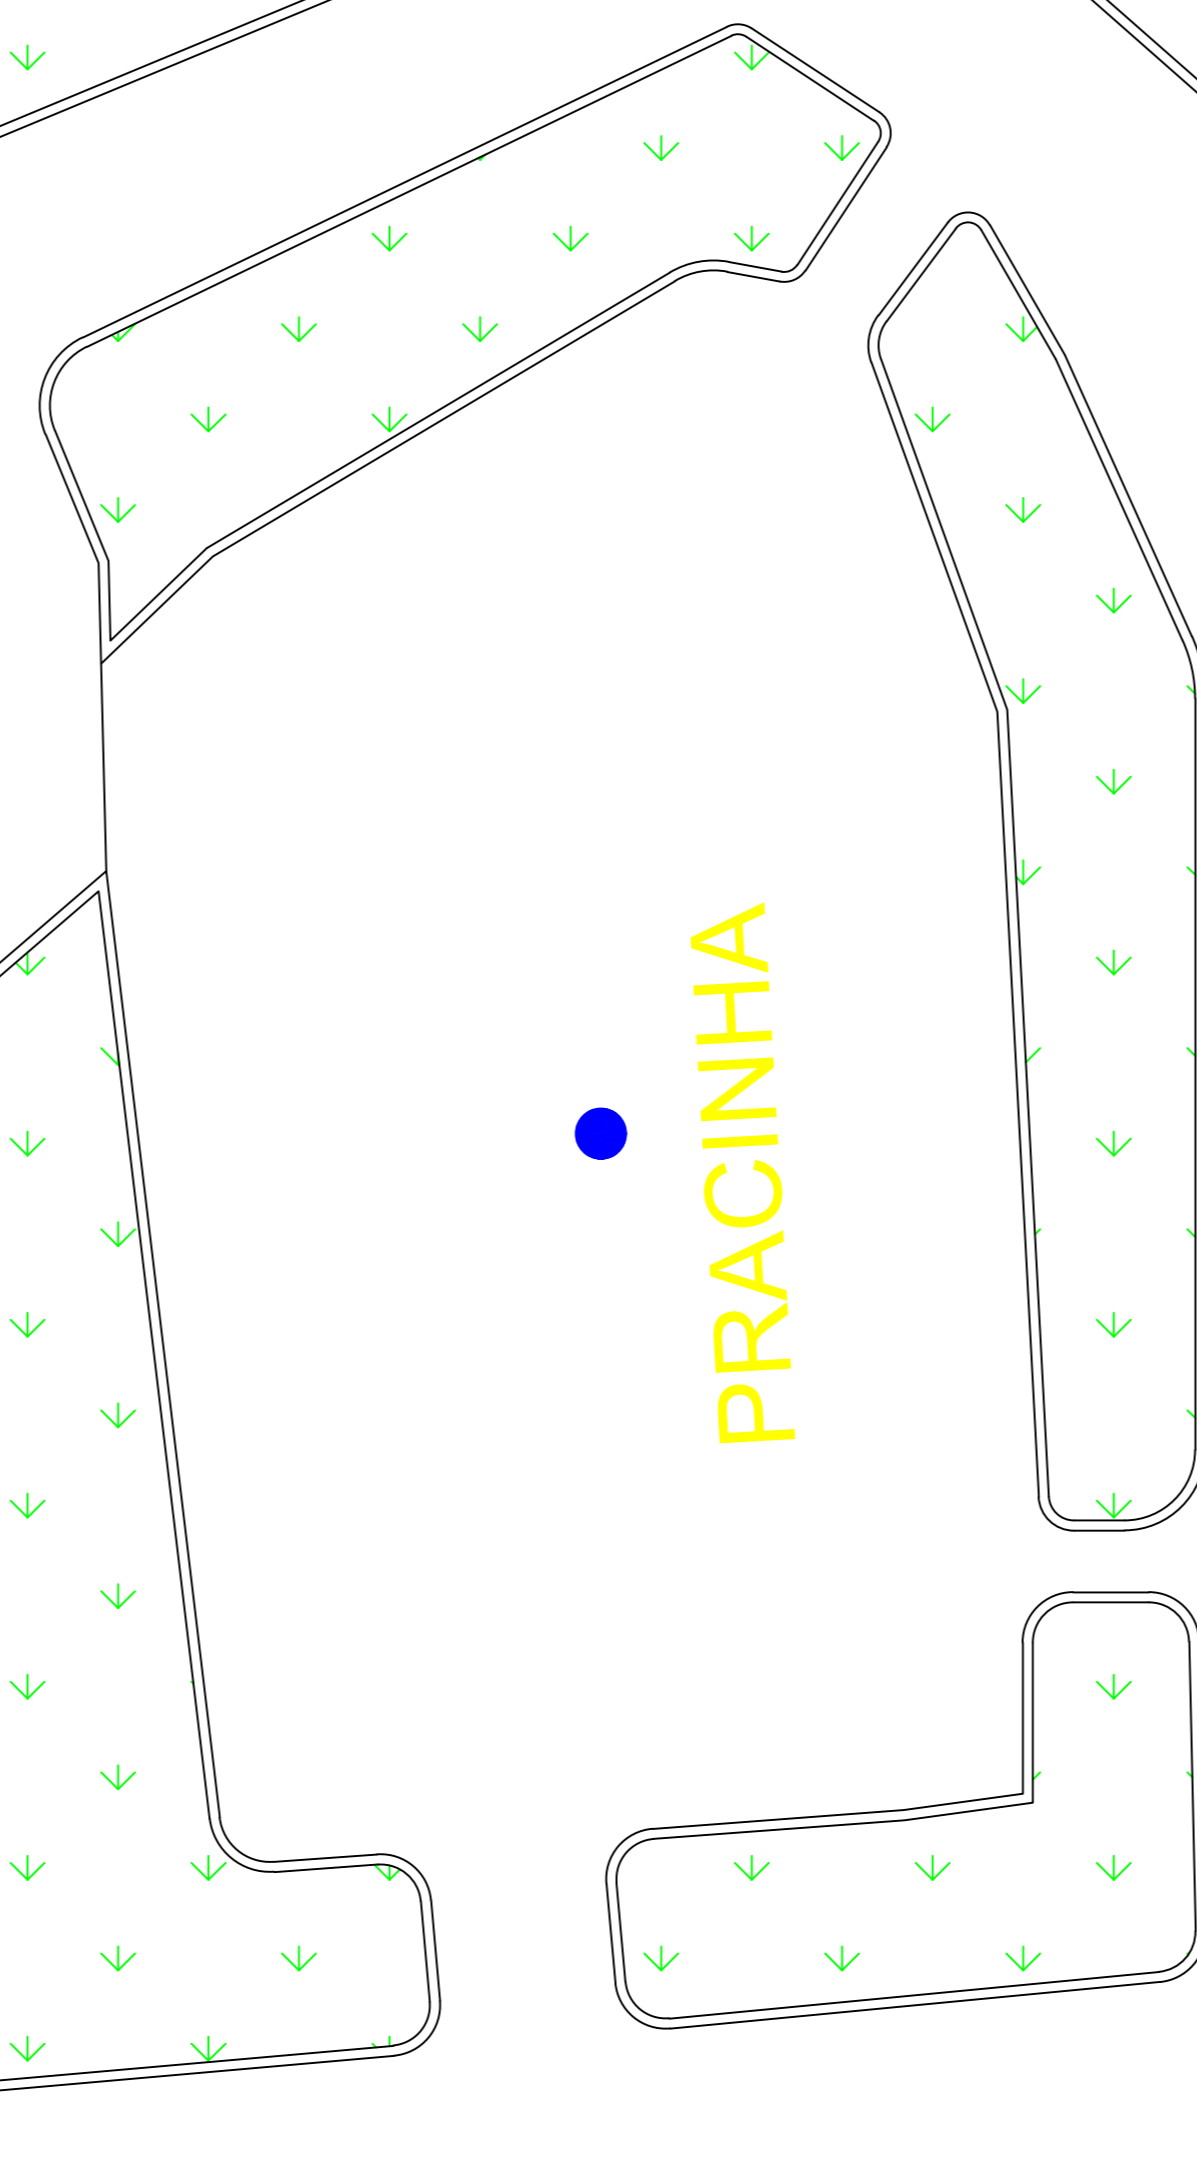
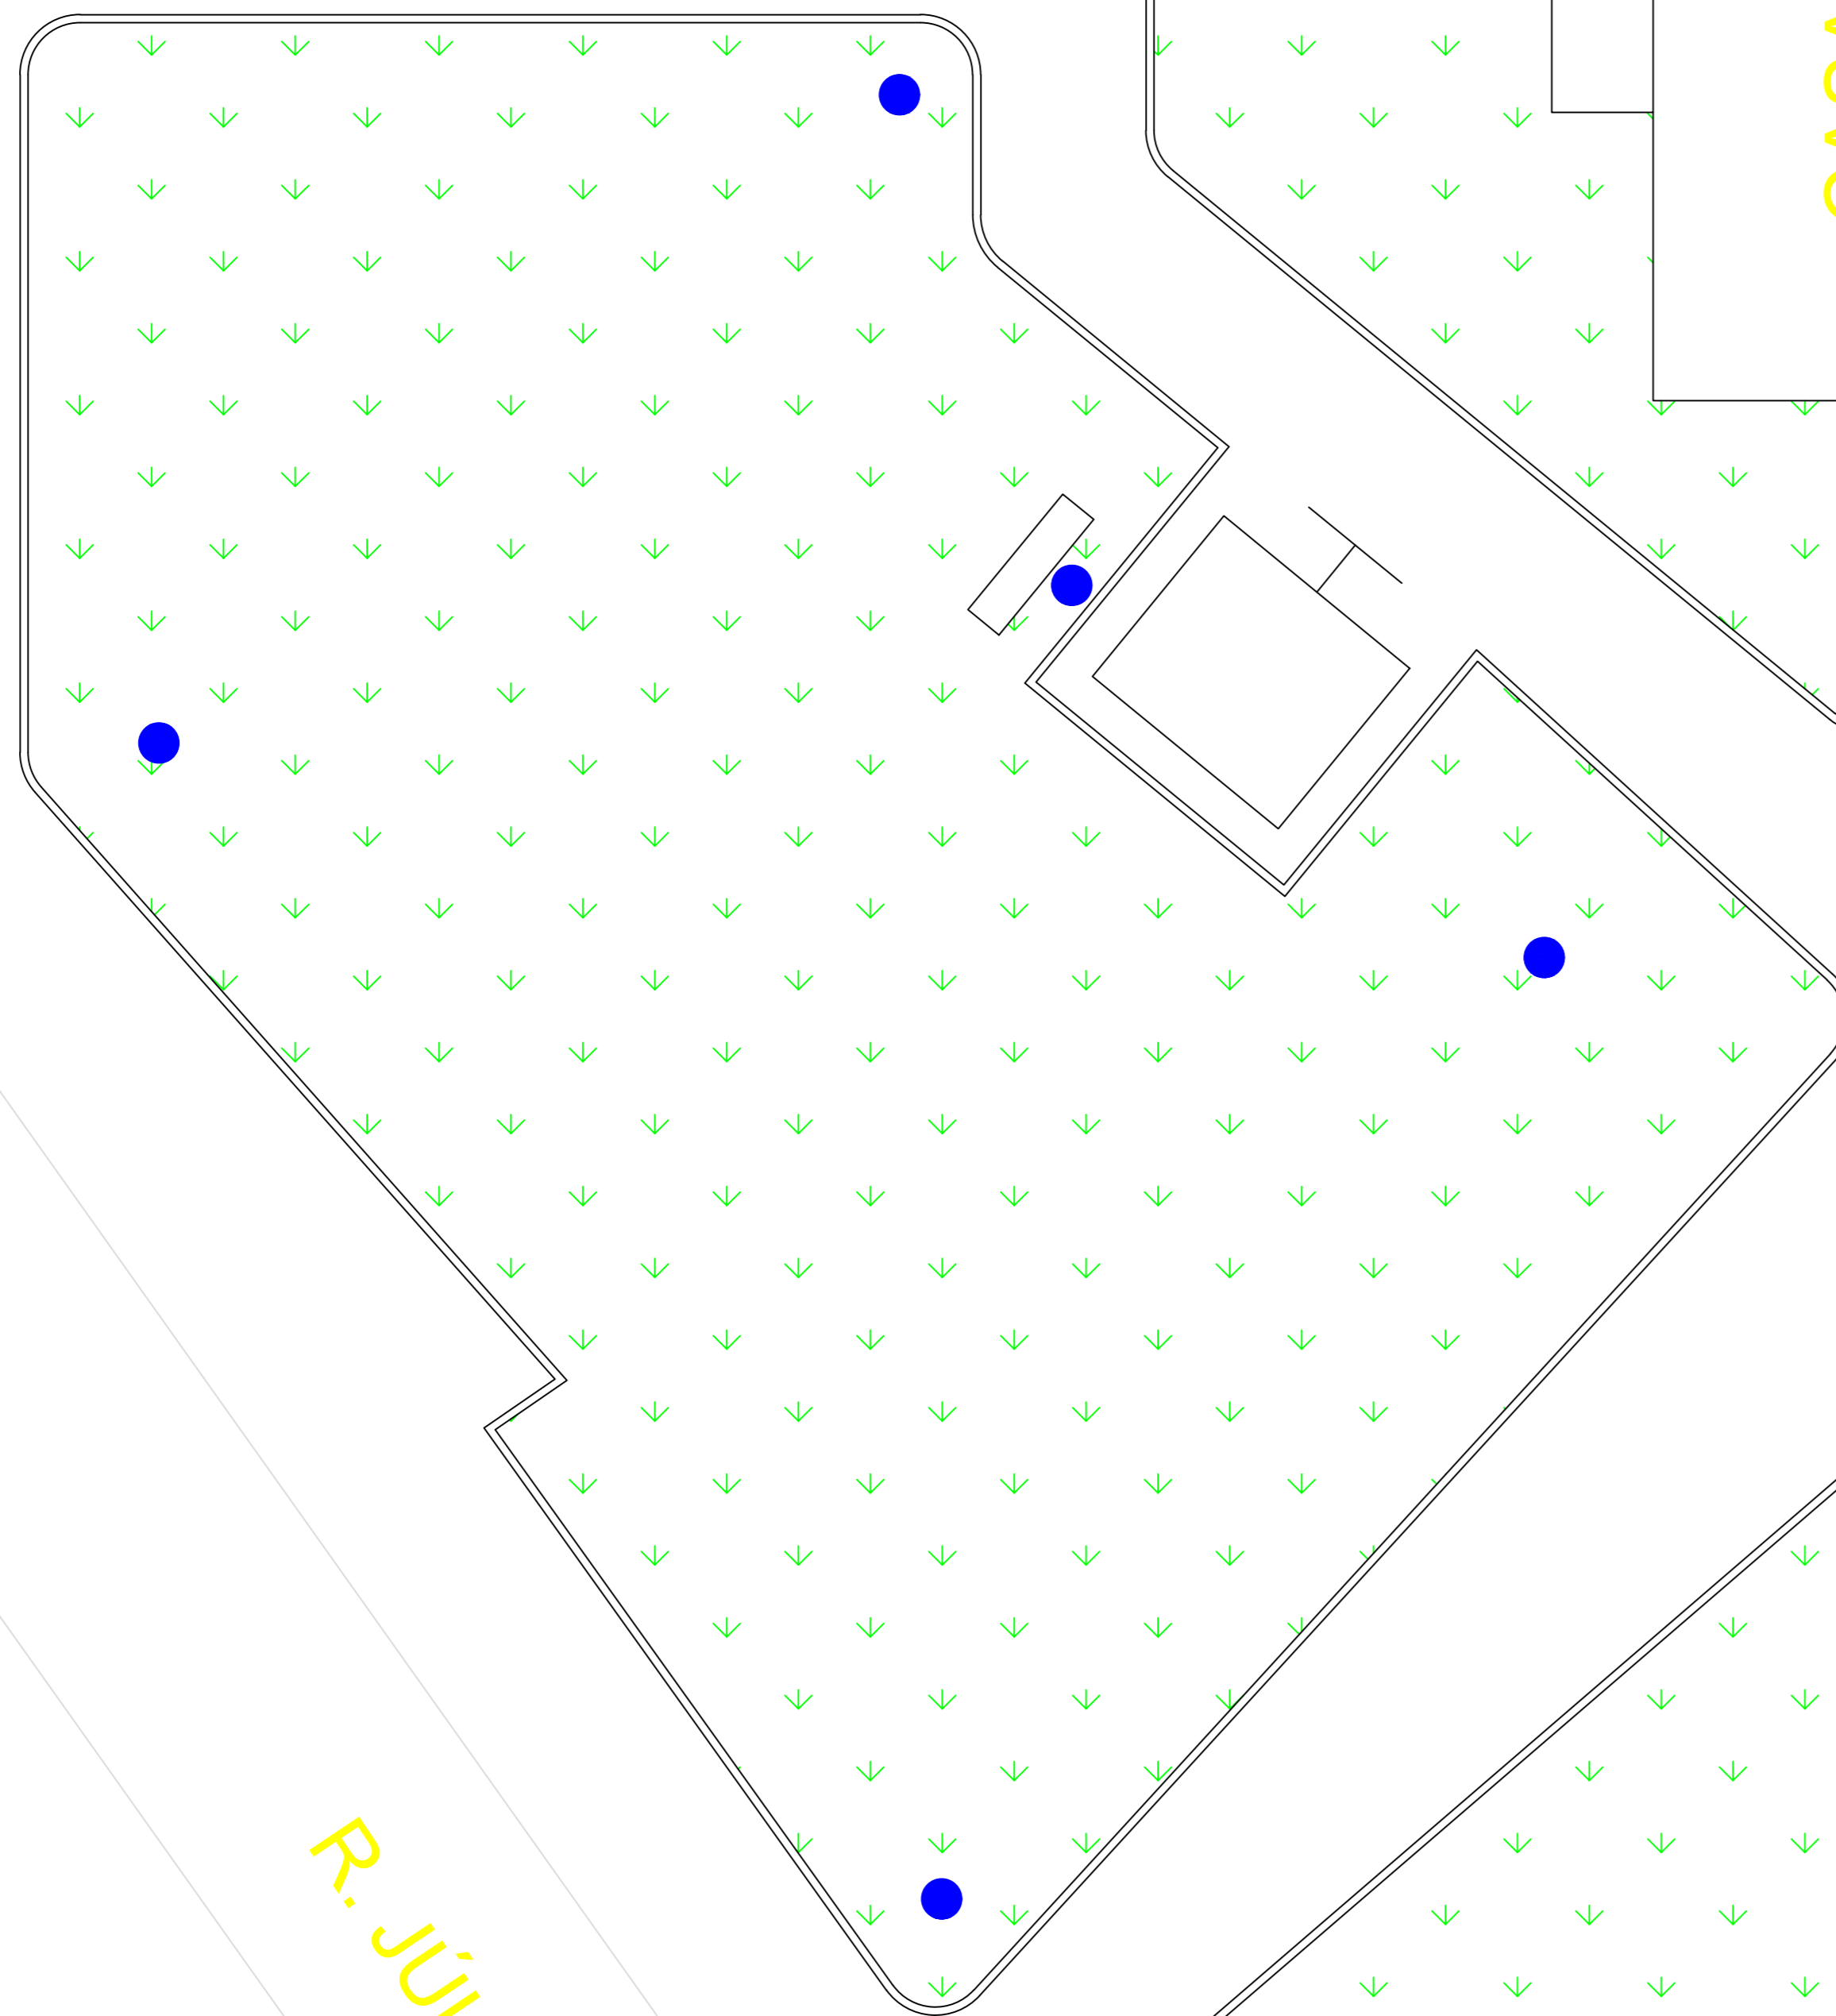
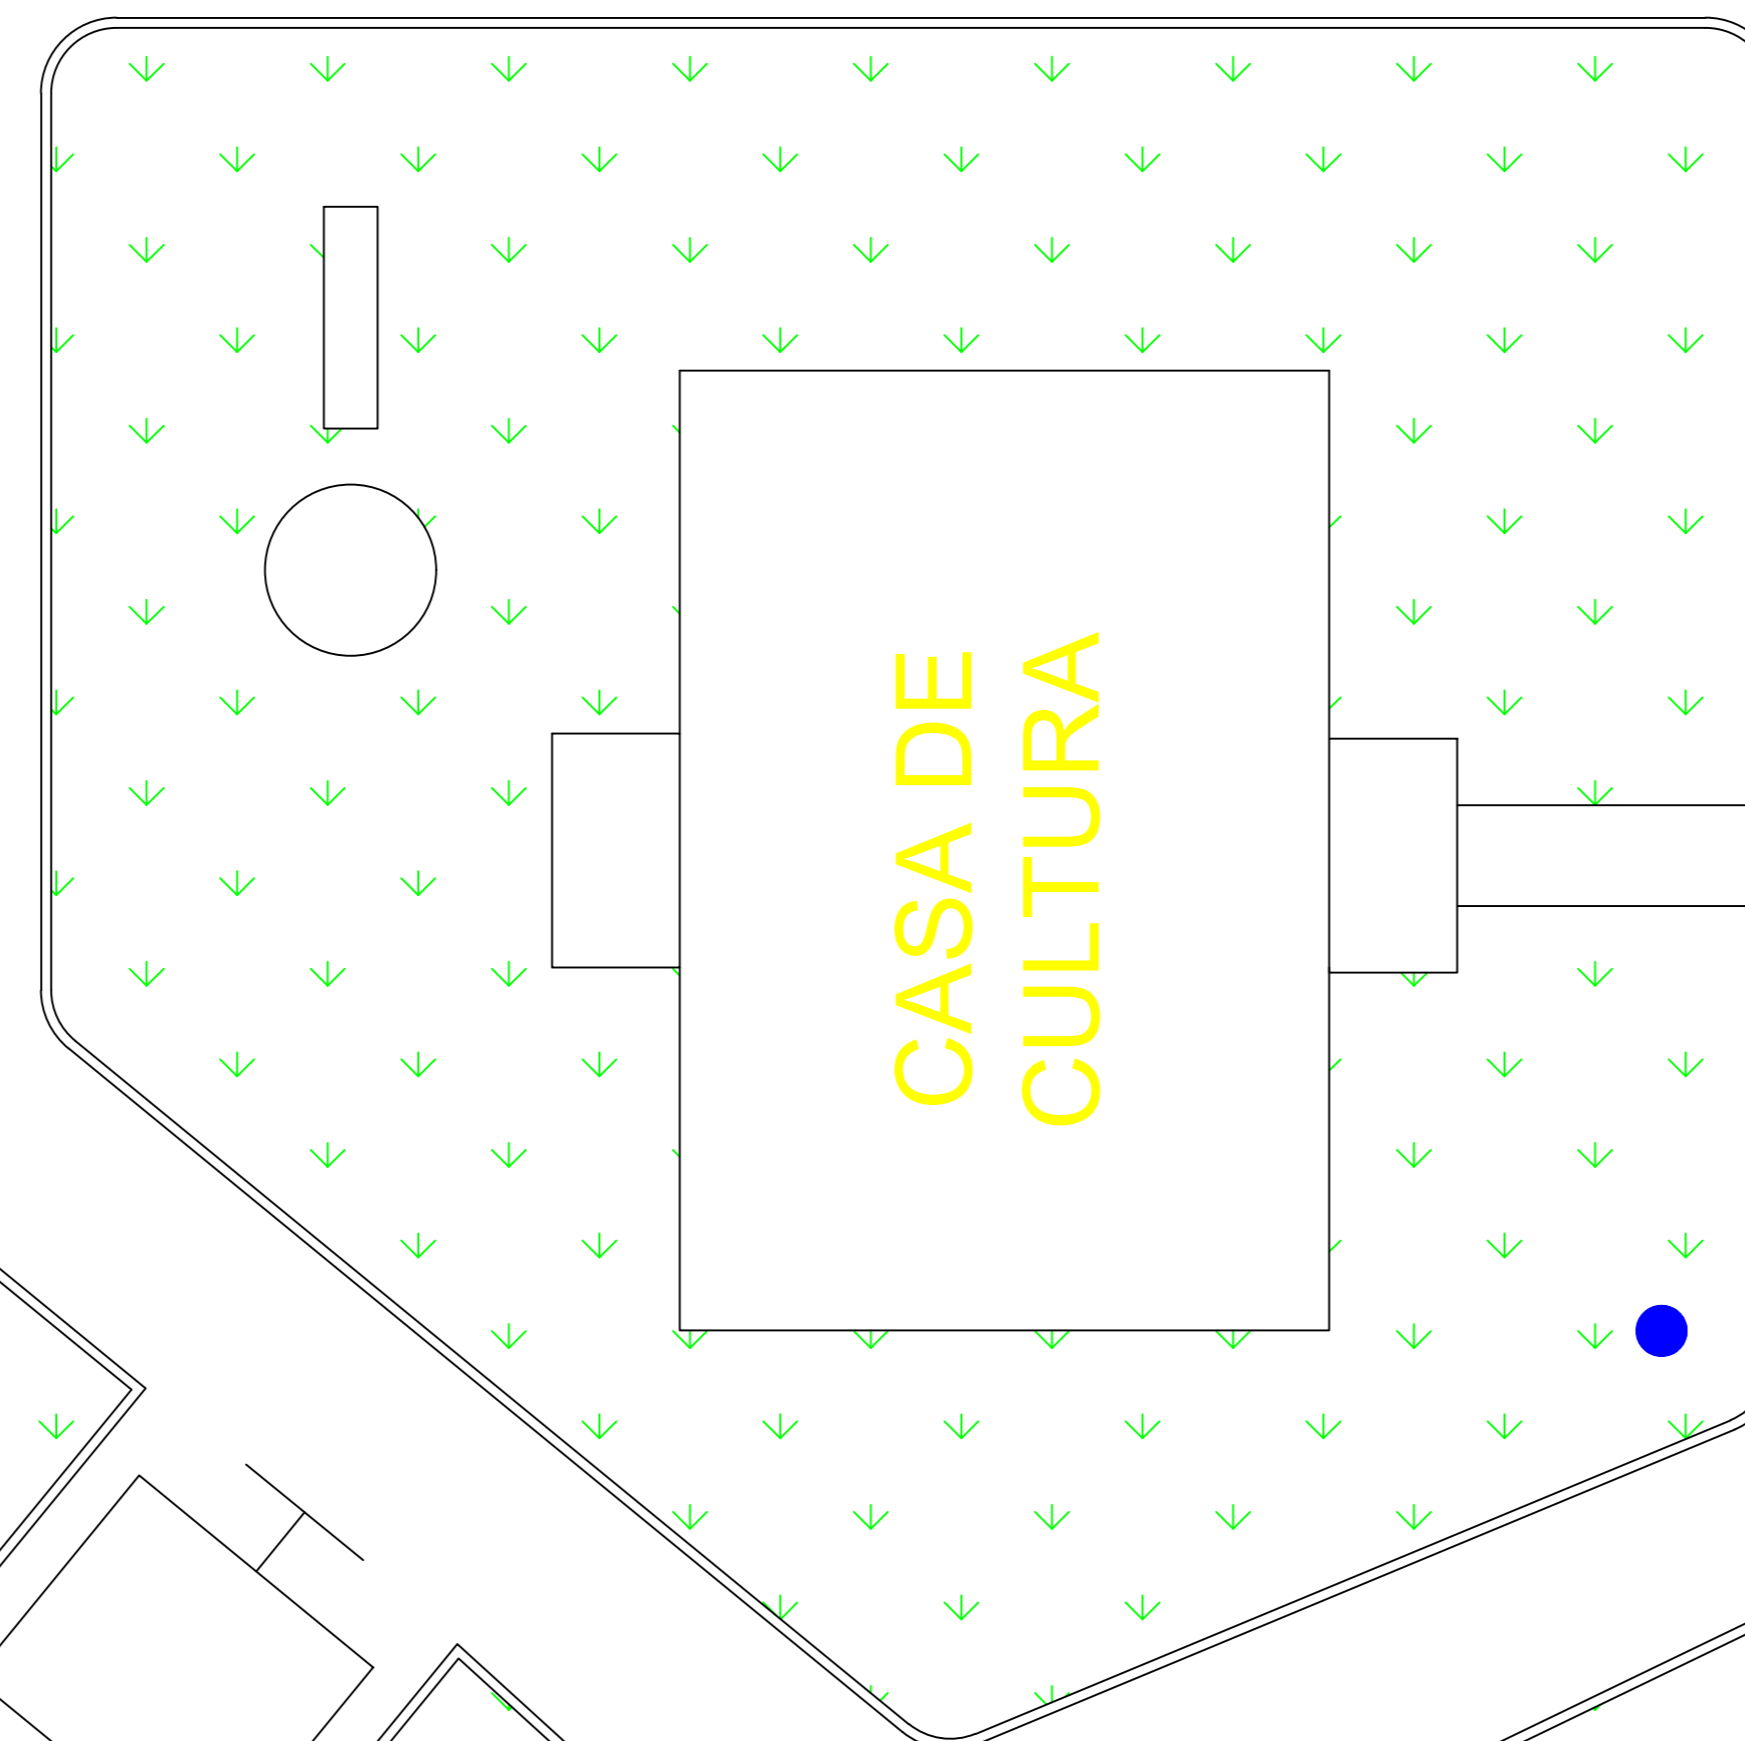
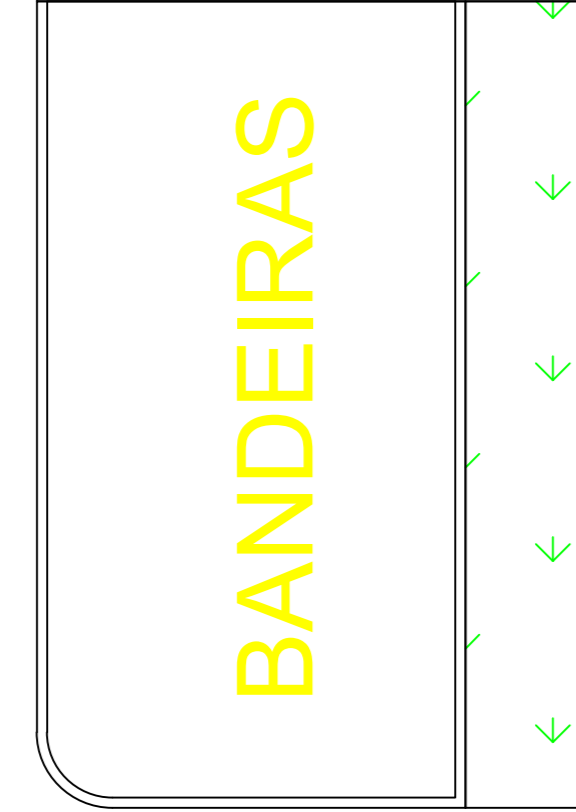


R. CZESLAVO BYSTRONSKI

R. SETE DE SETEMBRO

R. JÚLIO DE CASTILHOS

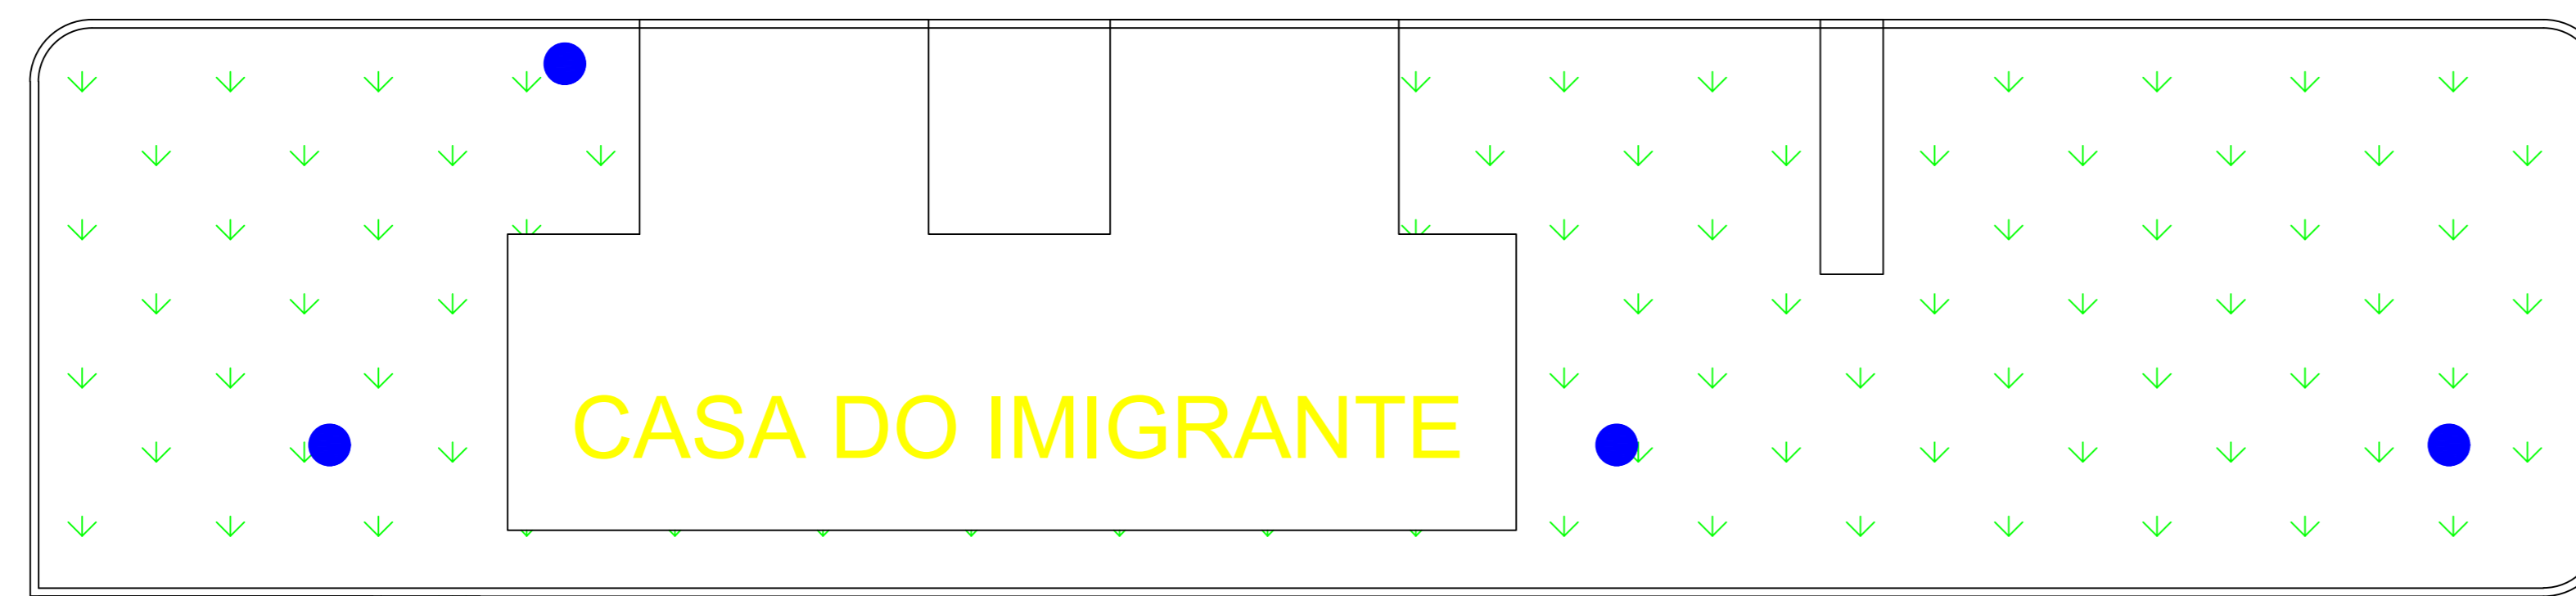

OR	REVISÃO	EMISSÃO	REVISÃO	ARC	LUB
REV.	DATA	DESCRIÇÃO	RESP.	APROV.	

PREFEITURA MUNICIPAL DE DOM FELICIANO  
 AV BORGES DE MEDEIROS, 279 - CENTRO DE DOM FELICIANO-RS  
 FONE: 51 3677-1317

**MK ENGENHARIA**  
 PORTO ALEGRE, RS  
 FONE: (51) 88942-0771  
 WWW.ENGMK.COM.BR

ENG. ELETRICISTA LEONARDO M. BRASIL  
 CREA: RS248525

PREFEITURA MUNICIPAL DE DOM FELICIANO  
 CNPJ: 88.601.943/0001-10

PROJETO DE INSTALAÇÃO BAIXA TENSÃO  
 ESCALA: 1/100

PLANTA BAIXA - POSTES EXISTENTES  
 DATA: JUNHO/2026

ARQUIVO: MK-PMDF-014-LAYOUT-02.DWG